


PROJEKTANT:	ing. F R A N Č Í K Vladimír
INVESTOR:	Město Nový Bor
MÍSTO STAVBY:	Nový Bor
PRÁJ:	LIBERECKÝ
NÁZEV AKCE:	OPRAVA POVRCHU UL. SKLÁŘSKÁ VČETNĚ ODVODNĚNÍ - NOVÝ BOR
STAVEBNÍ OBJEKT:	SO-100 POZEMNÍ KOMUNIKACE
NÁZEV ÚTVARU:	SITUACE ZOV

ÚČEL:	DSP	DATUM:	06/2012
FORMÁT:	2 x A3	Č. ZAKÁZKY:	2012/12
MĚŘÍTKO:	1:250	Č. ÚTVARU:	ZOV-02

PLOCHA PRO UMÍSTĚNÍ PROVIZORNÍCH OBJEKTŮ
DOČASNĚ OPLOCENÁ O VÝMĚŘE cca 150 m²

SITUACE

MĚŘÍTKO 1:250

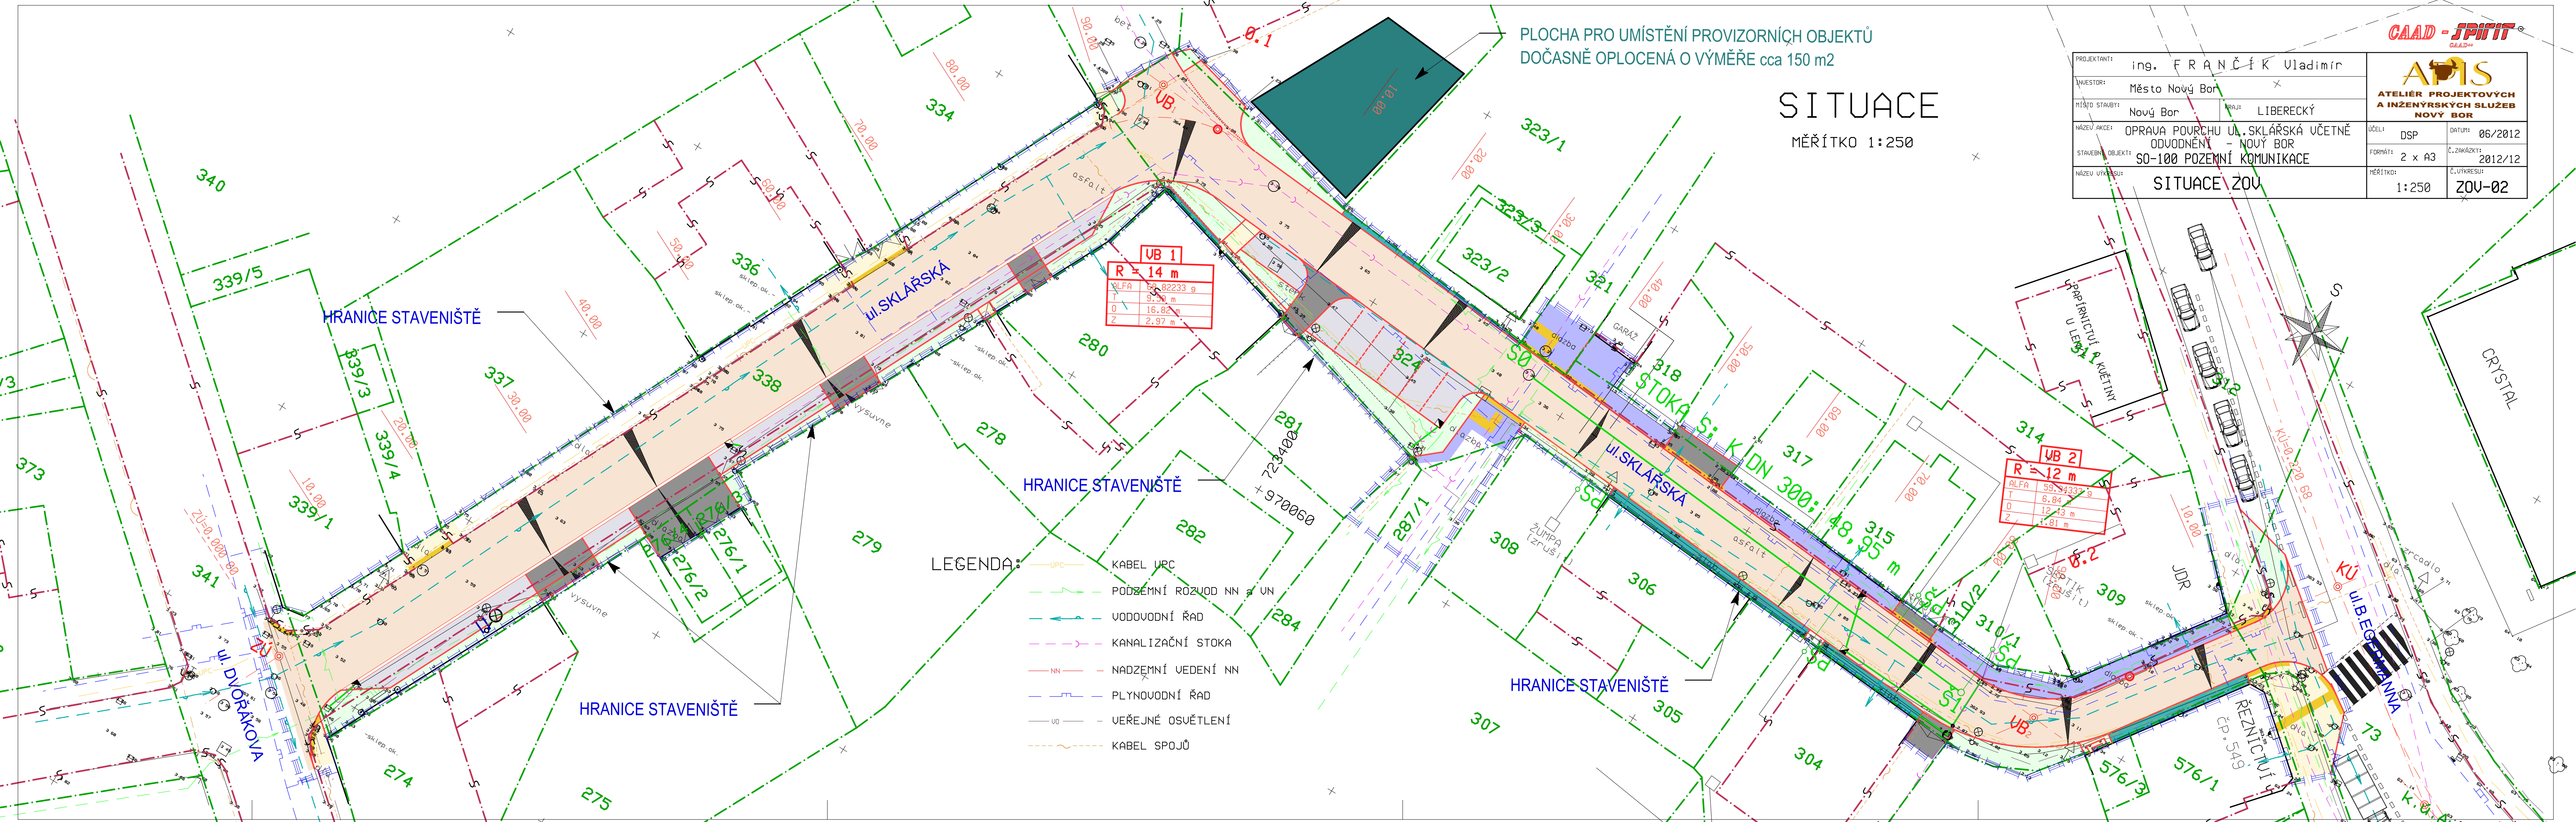

UB 1
R = 14 m
ALFA 58.82233 g
T 9.50 m
O 16.82 m
Z 2.97 m

UB 2
R = 12 m
ALFA 59.34332 g
T 6.84 m
O 12.43 m
Z 4.81 m

- LEGENDA:
- UPC KABEL UPC
 - PODZEMNÍ ROZVOD NN a VN
 - VODOVODNÍ ŘÁD
 - KANALIZAČNÍ STOKA
 - NN NADZEMNÍ VEDENÍ NN
 - PLYNOVODNÍ ŘÁD
 - VO VEŘEJNÉ OSVĚTLENÍ
 - KABEL SPOJŮ