



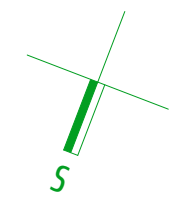

VYPRACOVAL			
Ing. Petr Vychroň			
INVESTOR: Město Nový Bor, nám. Míru 1, 473 01 Nový Bor			
PROFESE: stavební			
Stavební úpravy bytu č. 2 ve 2.NP č.p. 227 na pozemku p.č. 565 v k.ú. Arnultovice u Nového Boru		FORMÁT	A4
		DATUM	07/2016
		STUPEŇ	PD
		Č. ZAKÁZKY	015/2016
SITUACE	MĚŘÍTKO 1:500	Č. VÝKRESU C	

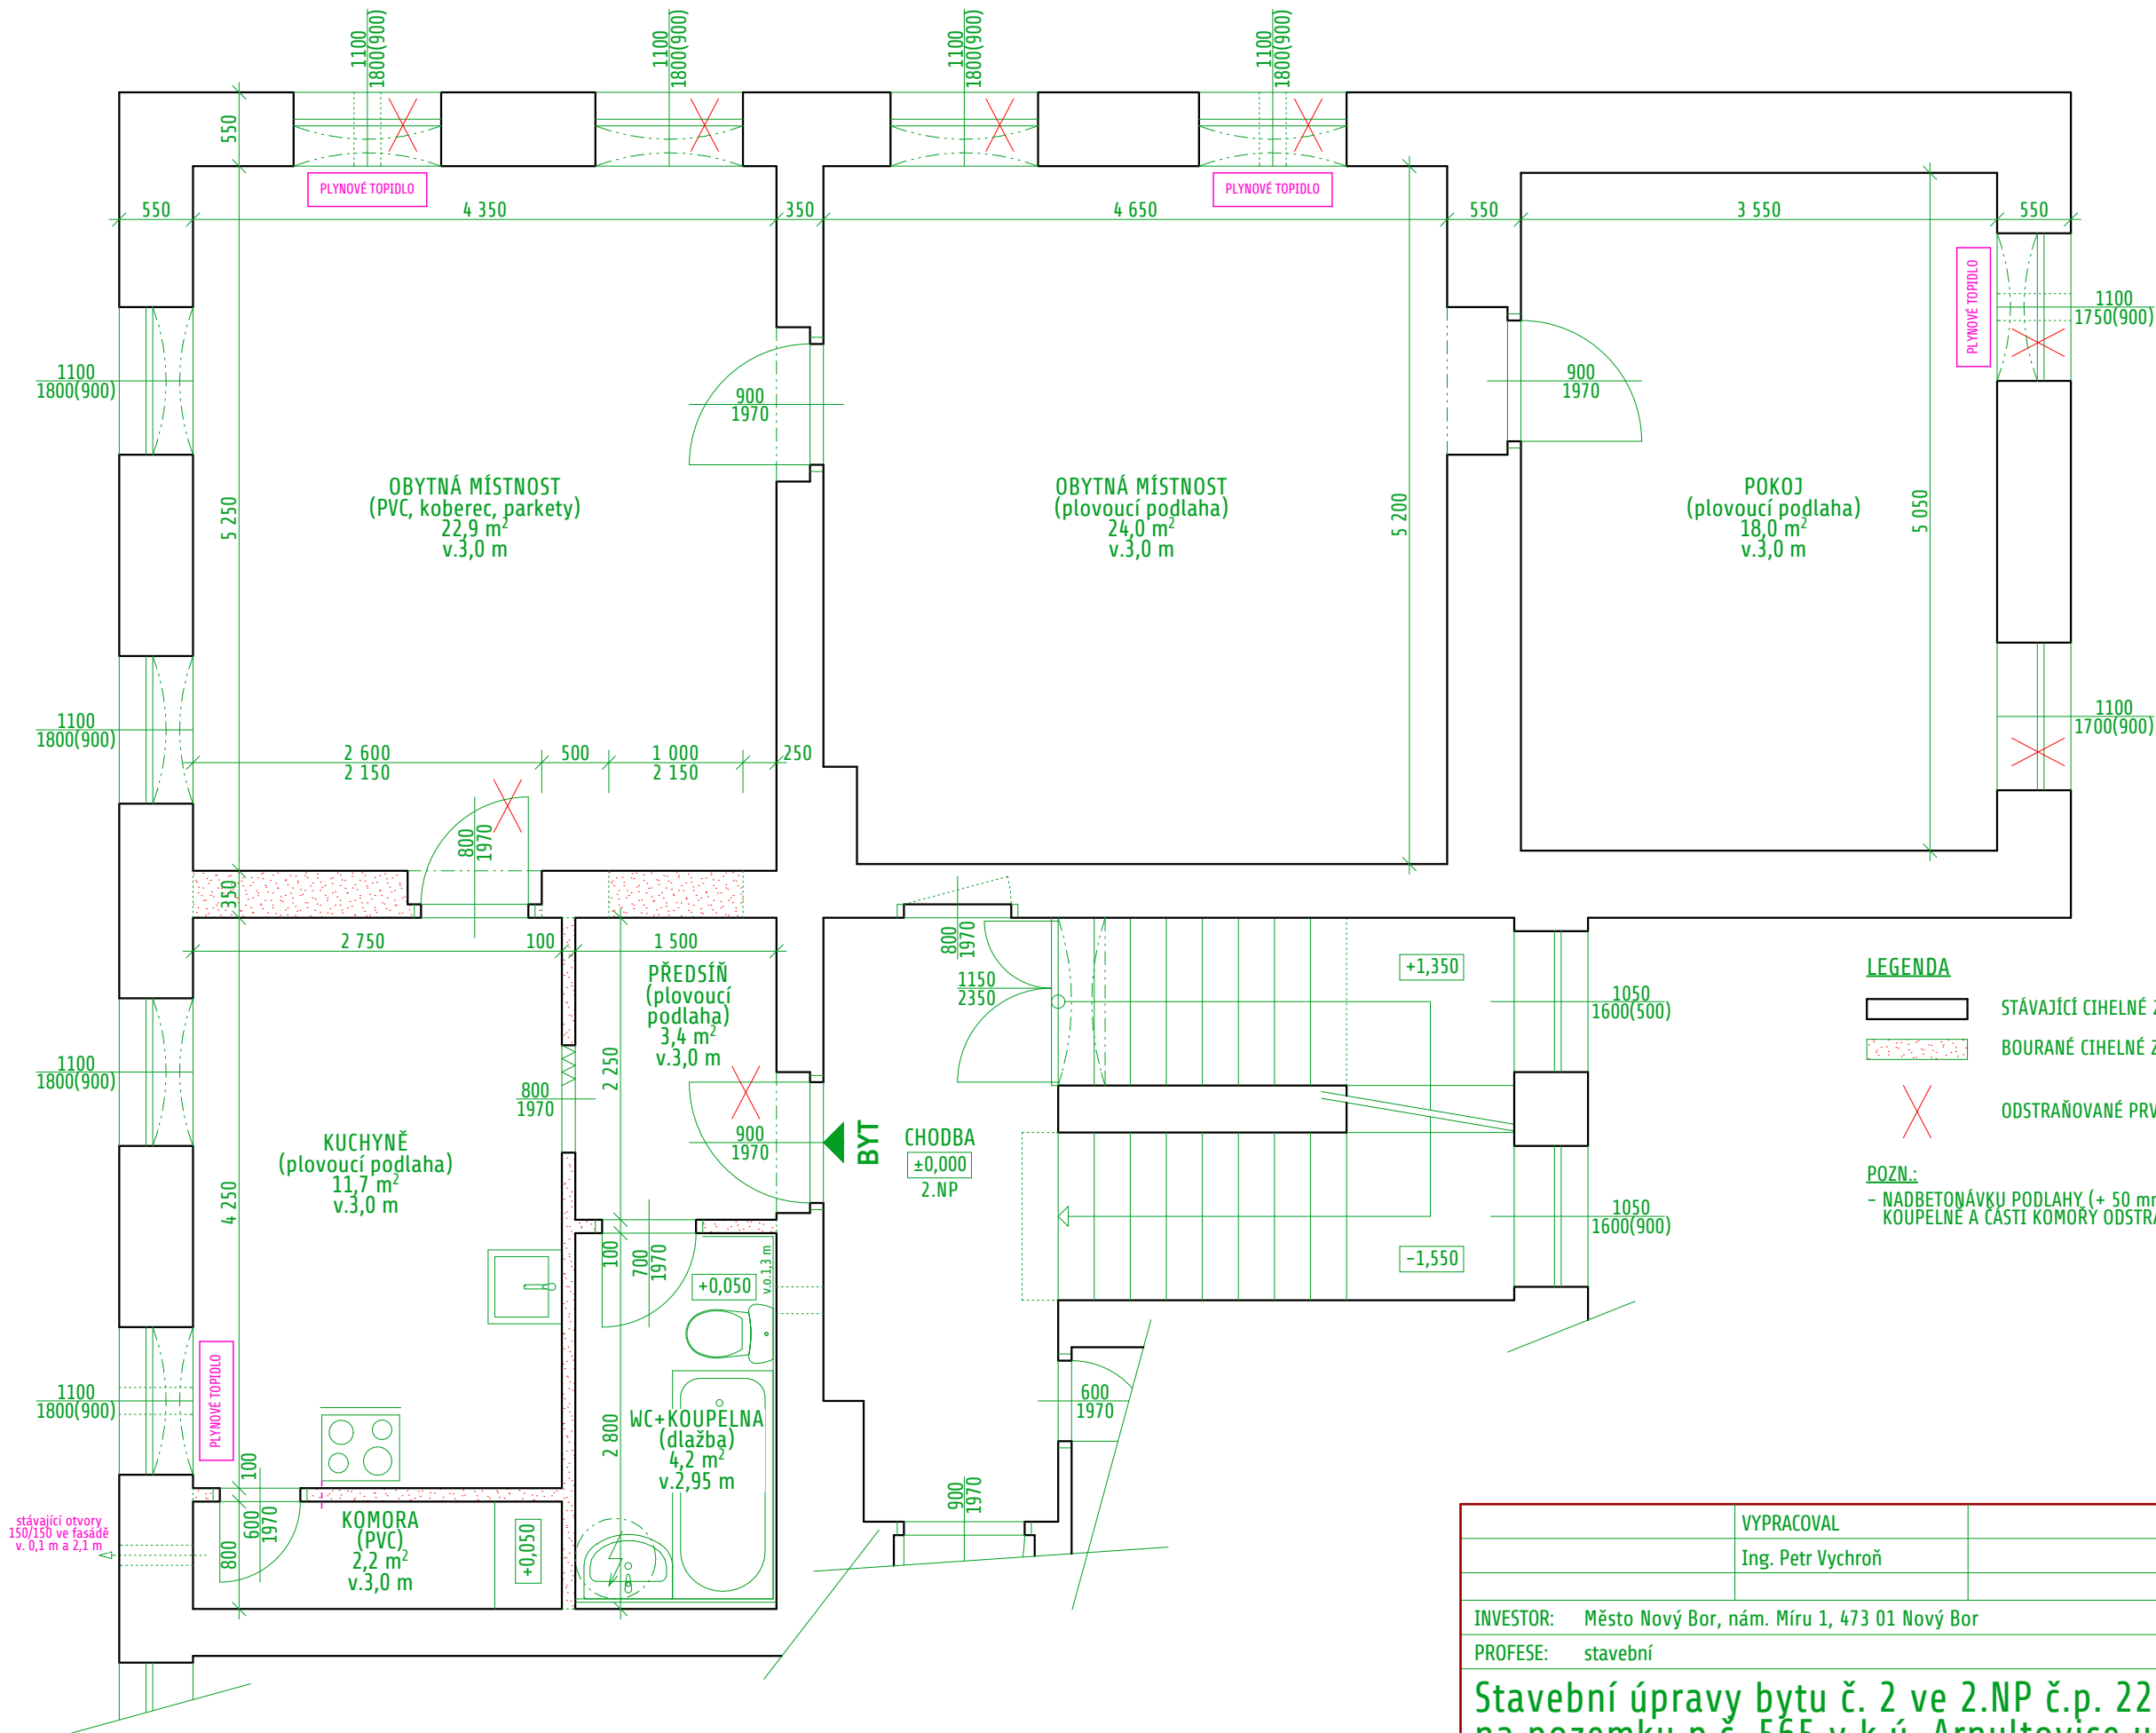


LEGENDA

- STÁVAJÍCÍ CIHELNÉ ZDIVO
- BOURANÉ CIHELNÉ ZDIVO, PŘÍČKY
- ODSTRAŇOVANÉ PRVKY


 

POZN.:
- NADBETONÁVKU PODLAHY (+ 50 mm) VE STÁVAJÍCÍ KOUPELNĚ A ČÁSTI KOMORY ODSTRANIT

VYPRACOVAL		
Ing. Petr Vychroň		
INVESTOR: Město Nový Bor, nám. Míru 1, 473 01 Nový Bor		
PROFESE: stavební		
Stavební úpravy bytu č. 2 ve 2.NP č.p. 227 na pozemku p.č. 565 v k.ú. Arnultovice u Nového Boru		
FORMÁT	A3	
DATUM	07/2016	
STUPEŇ	PD	
Č. ZAKÁZKY	015/2016	
MĚŘÍTKO	1:50	Č. VÝKRESU
		D.1

PŮDORYS 2.NP (byt č. 2) - STÁVAJÍCÍ STAV

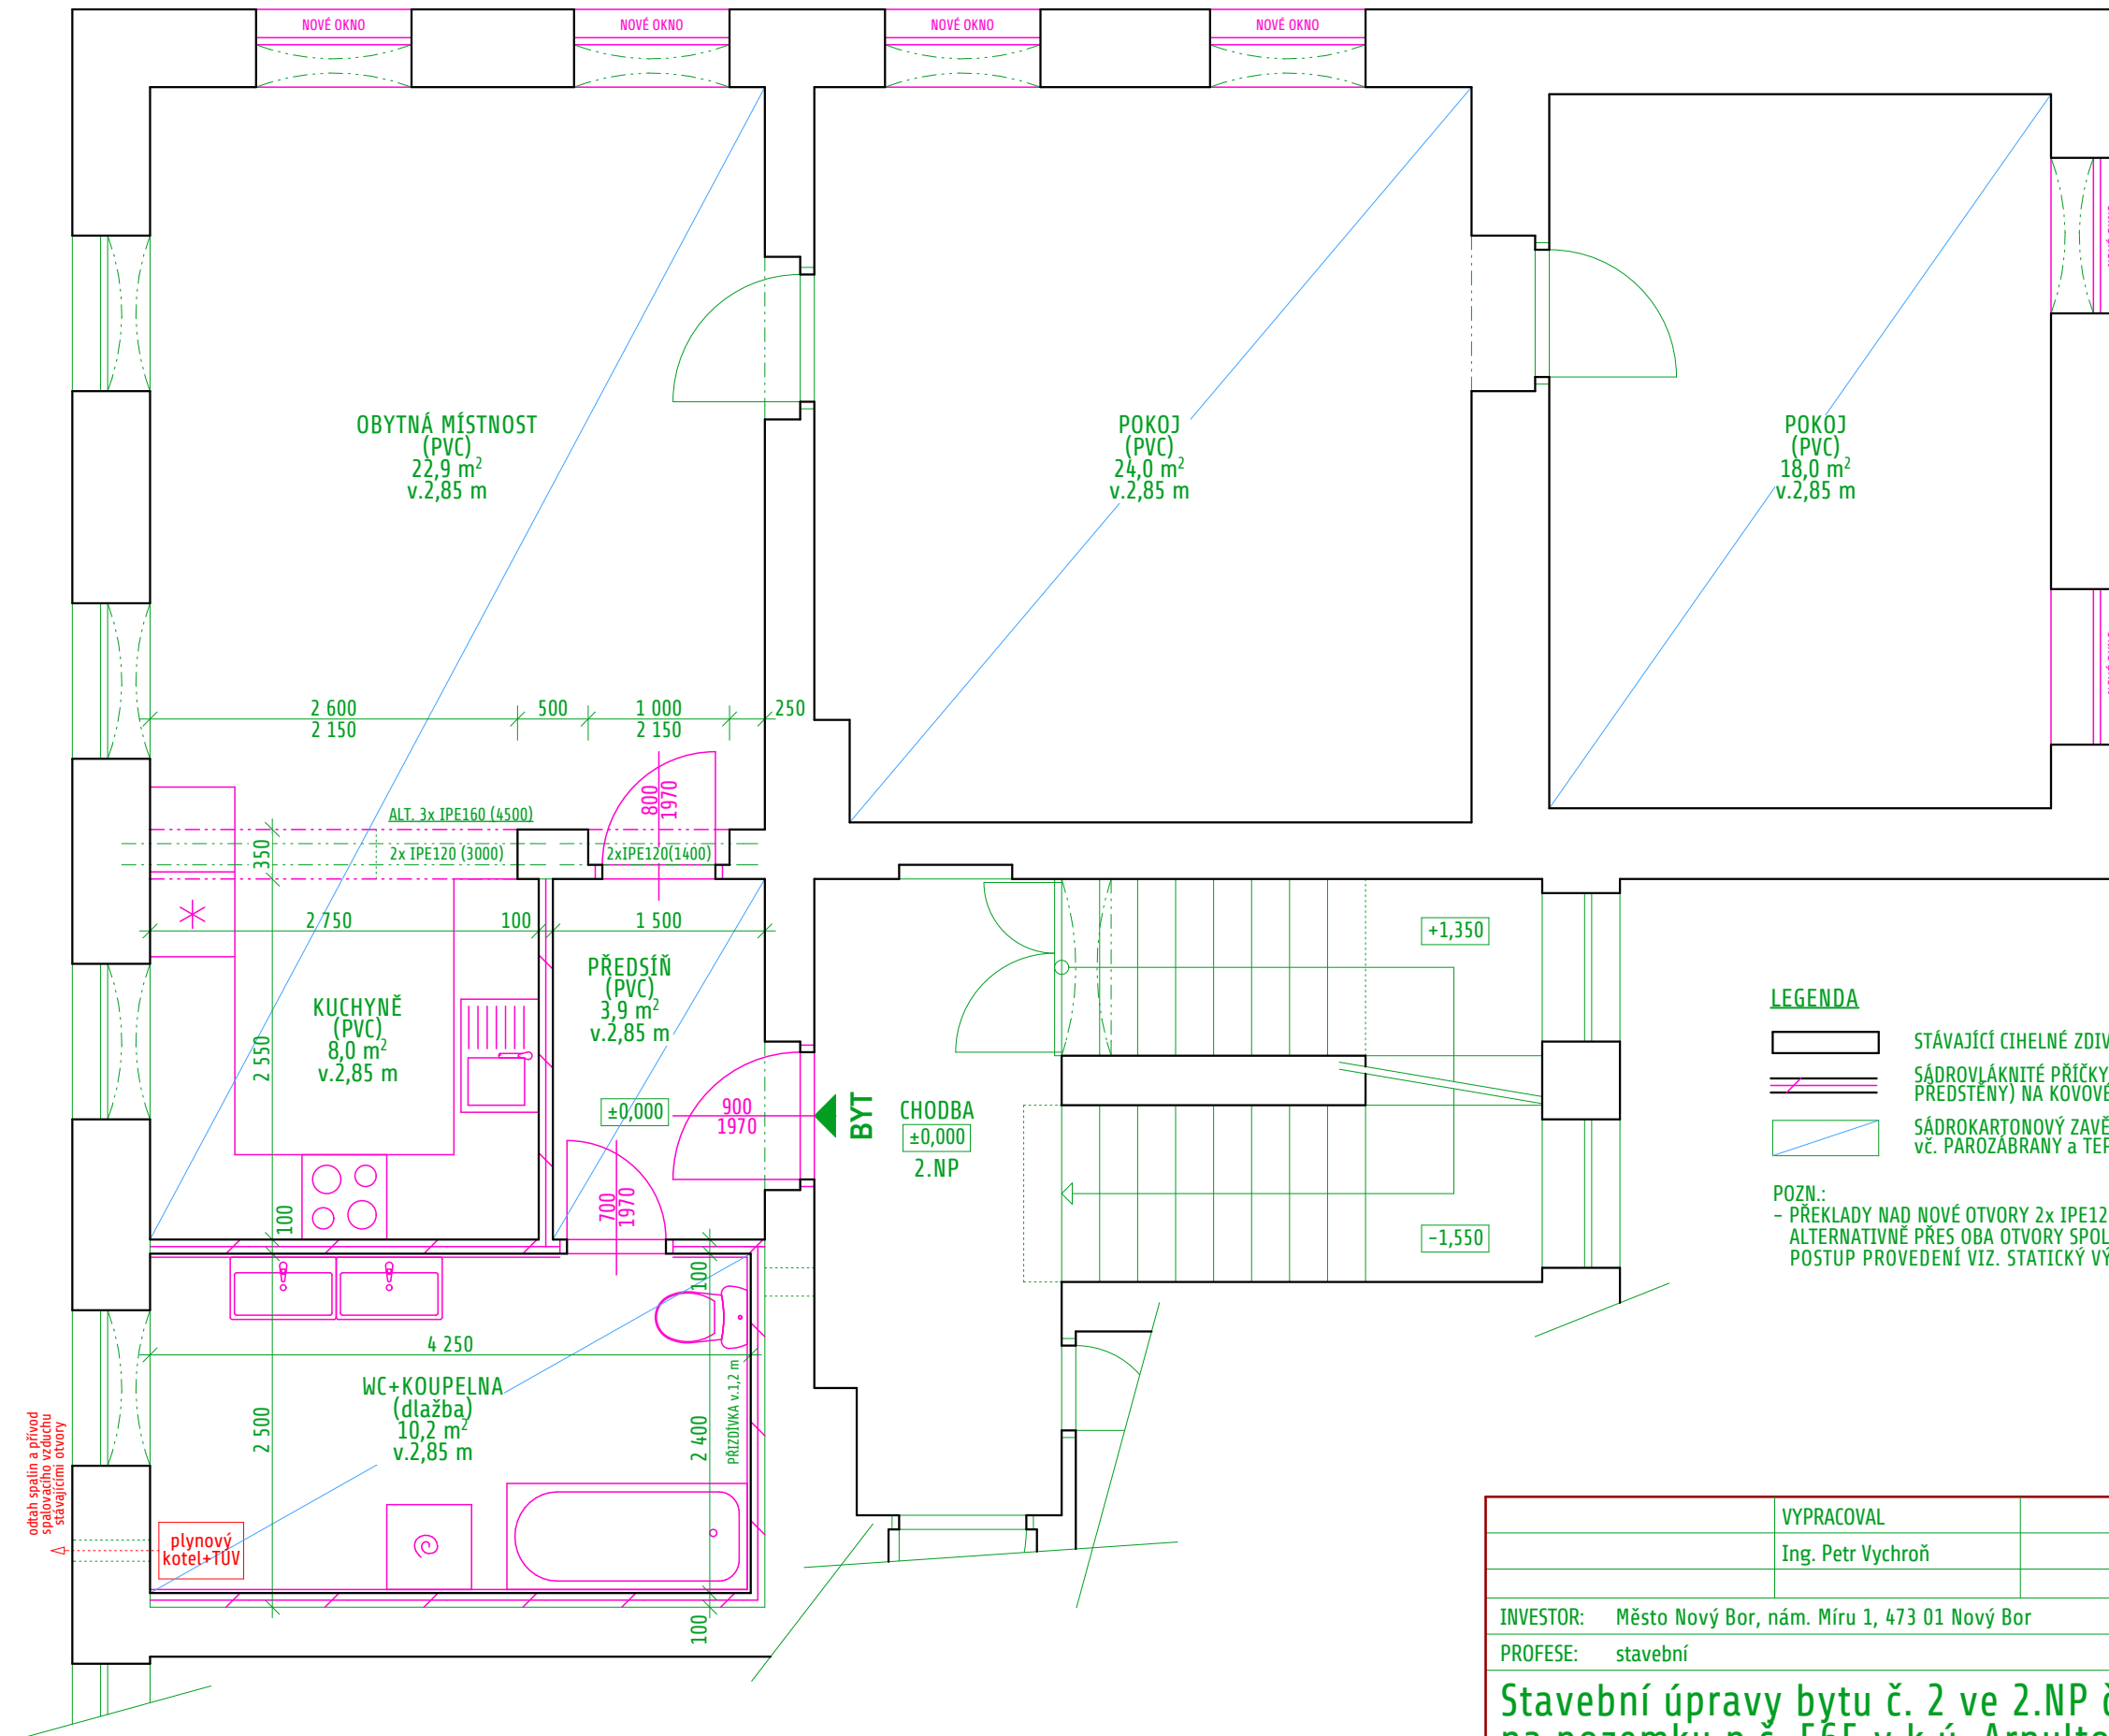

LEGENDA

-  STÁVAJÍCÍ CIHELNÉ ZDIVO
-  SÁDROVLÁKNITÉ PŘÍČKY (INSTALAČNÍ PŘEDSTĚNY) NA KOVOVÉ KONSTRUKCI
-  SÁDROKARTONOVÝ ZAVĚŠENÝ PODHLED v. 2,8 m NA KOVOVÉM ROŠTU vč. PAROZÁBRANY a TEPELNÉ IZOLACE 100 mm Z MINERALNÍ PLSTI

POZN.:
 - PŘEKLADY NAD NOVÉ OTVORY 2x IPE120 DL.3,0 m a 2x IPE120 DL.1,4 m,
 ALTERNATIVNĚ PŘES OBA OTVORY SPOLEČNĚ 3x IPE160 DL.4,5 m
 POSTUP PROVEDENÍ VIZ. STATICKÝ VÝPOČET

odtáhnutí a přívod
 stávajícím otvorem

plynový kotel+TUV


VYPRACOVAL		
Ing. Petr Vychroň		
INVESTOR: Město Nový Bor, nám. Míru 1, 473 01 Nový Bor		
PROFESE: stavební		
Stavební úpravy bytu č. 2 ve 2.NP č.p. 227 na pozemku p.č. 565 v k.ú. Arnultovice u Nového Boru		
FORMÁT	A3	
DATUM	07/2016	
STUPEŇ	PD	
Č. ZAKÁZKY	015/2016	
MĚŘÍTKO	1:50	Č. VÝKRESU
		D.2

PŮDORYS 2.NP (byt č. 2) - NAVRHOVANÝ STAV





STÁVAJÍCÍ STAV




NAVRHOVANÝ STAV - MIMO WC+KOUPELNA

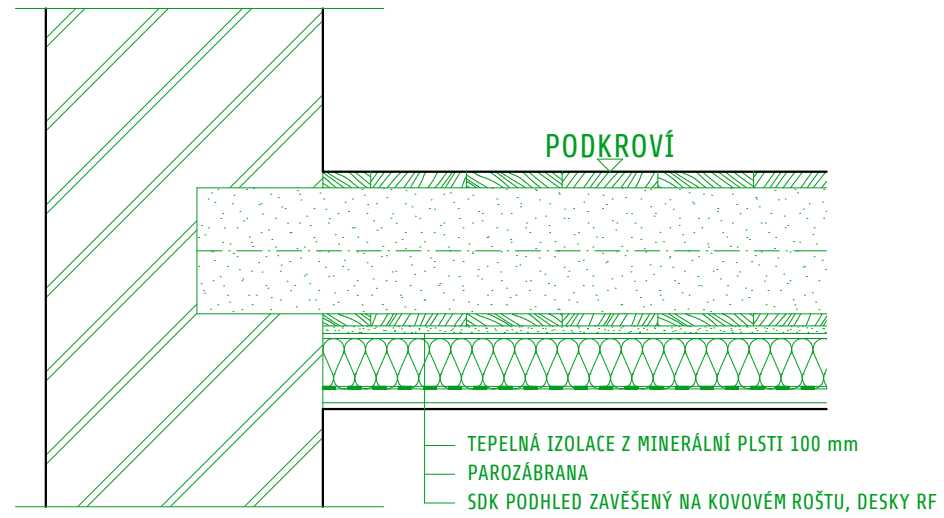

NAVRHOVANÝ STAV - WC+KOUPELNA

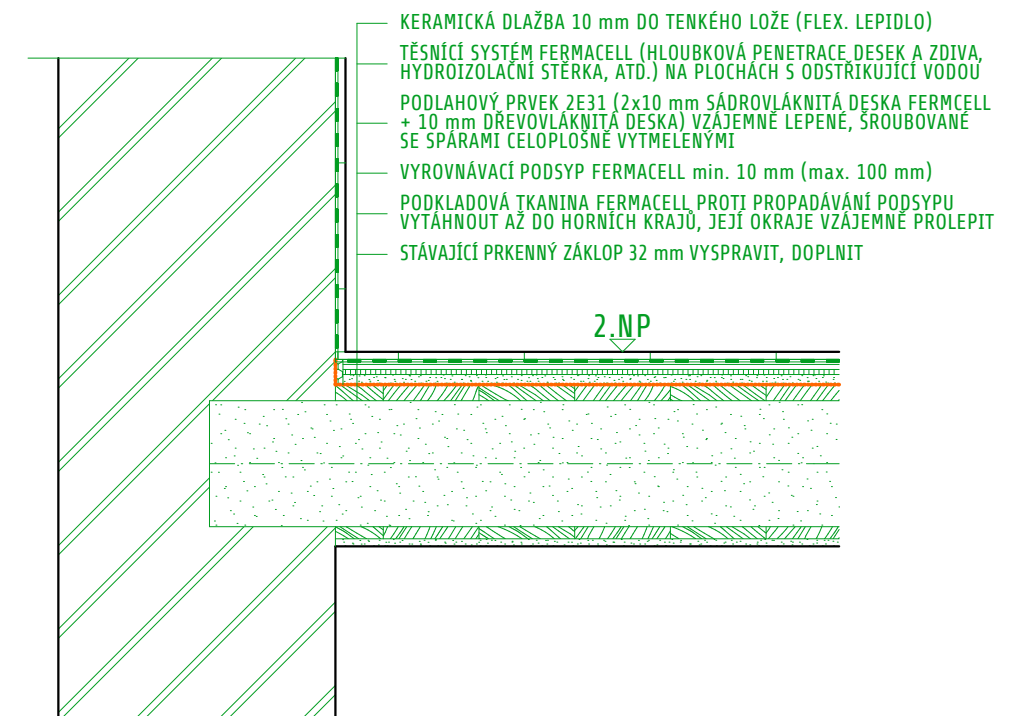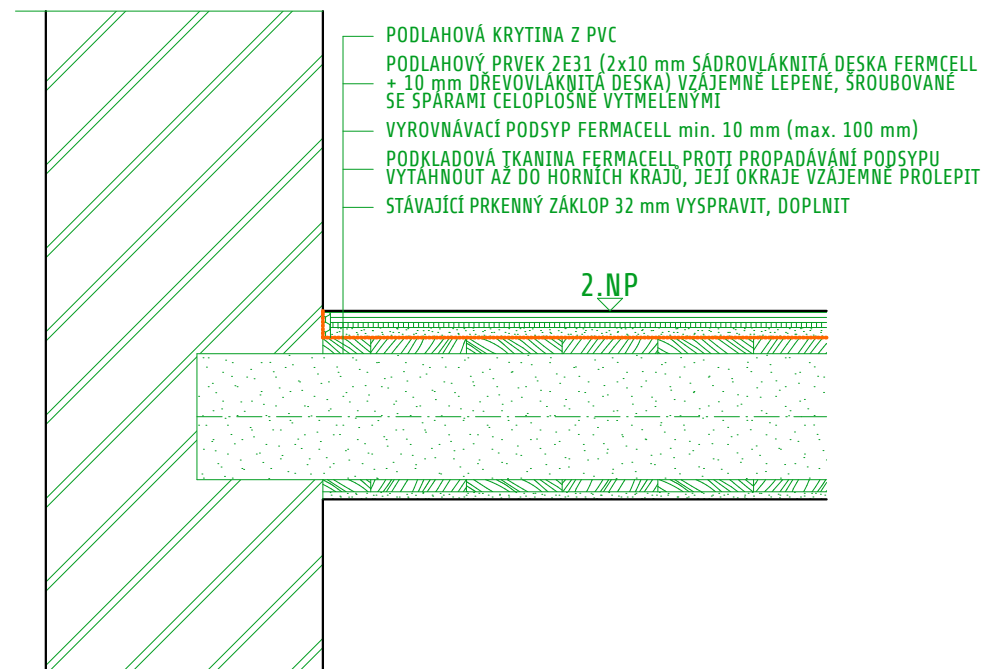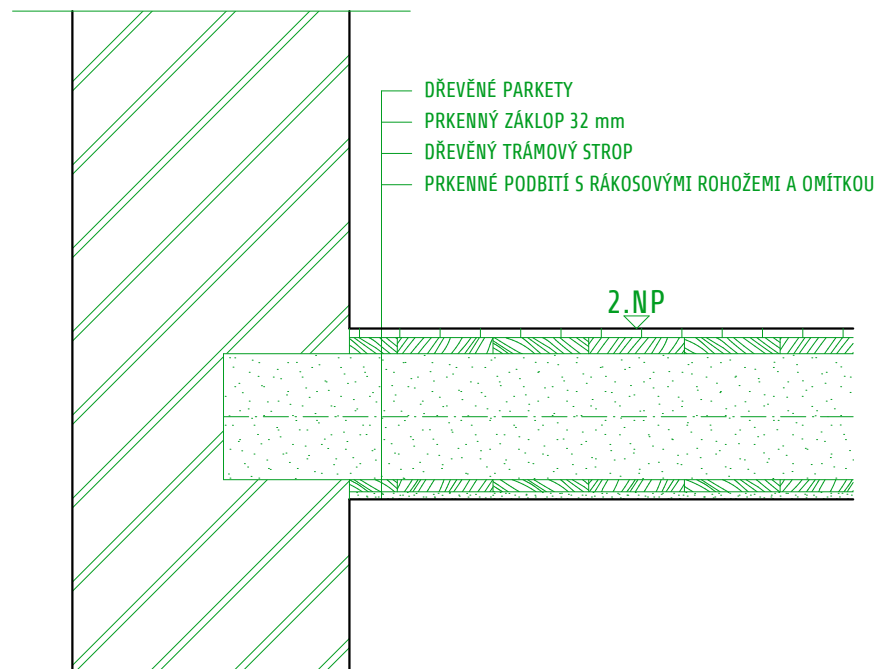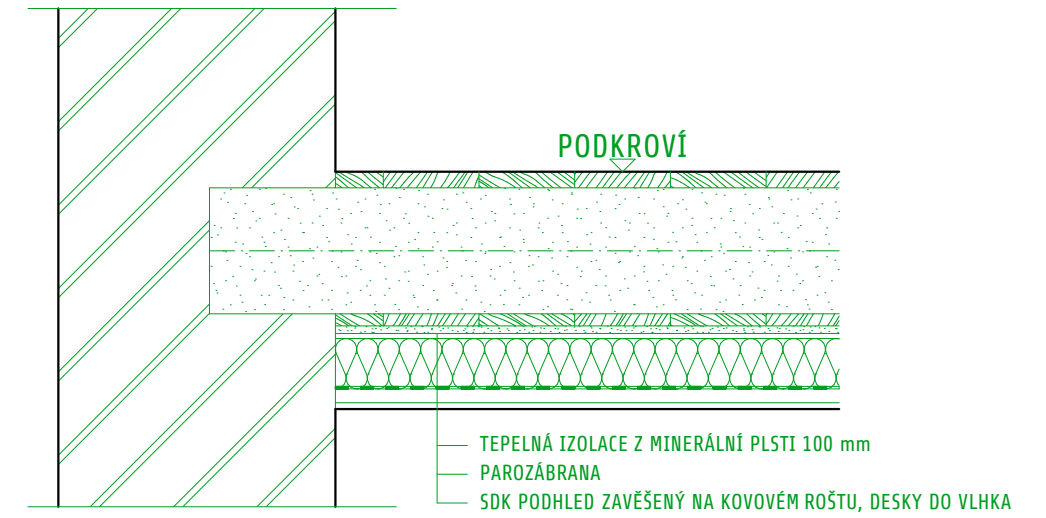

	VYPRACOVAL	
	Ing. Petr Vychroň	
INVESTOR:	Město Nový Bor, nám. Míru 1, 473 01 Nový Bor	
PROFESE:	stavební	
Stavební úpravy bytu č. 2 ve 2.NP č.p. 227 na pozemku p.č. 565 v k.ú. Arnultovice u Nového Boru		
FORMÁT	A3	
DATUM	07/2016	
STUPEŇ	PD	
Č. ZAKÁZKY	015/2016	
MĚŘÍTKO	1:15	Č. VÝKRESU
		D.3
SKLADBY PODLAH A PODHLEDU VE 2.NP (byt č. 2)		

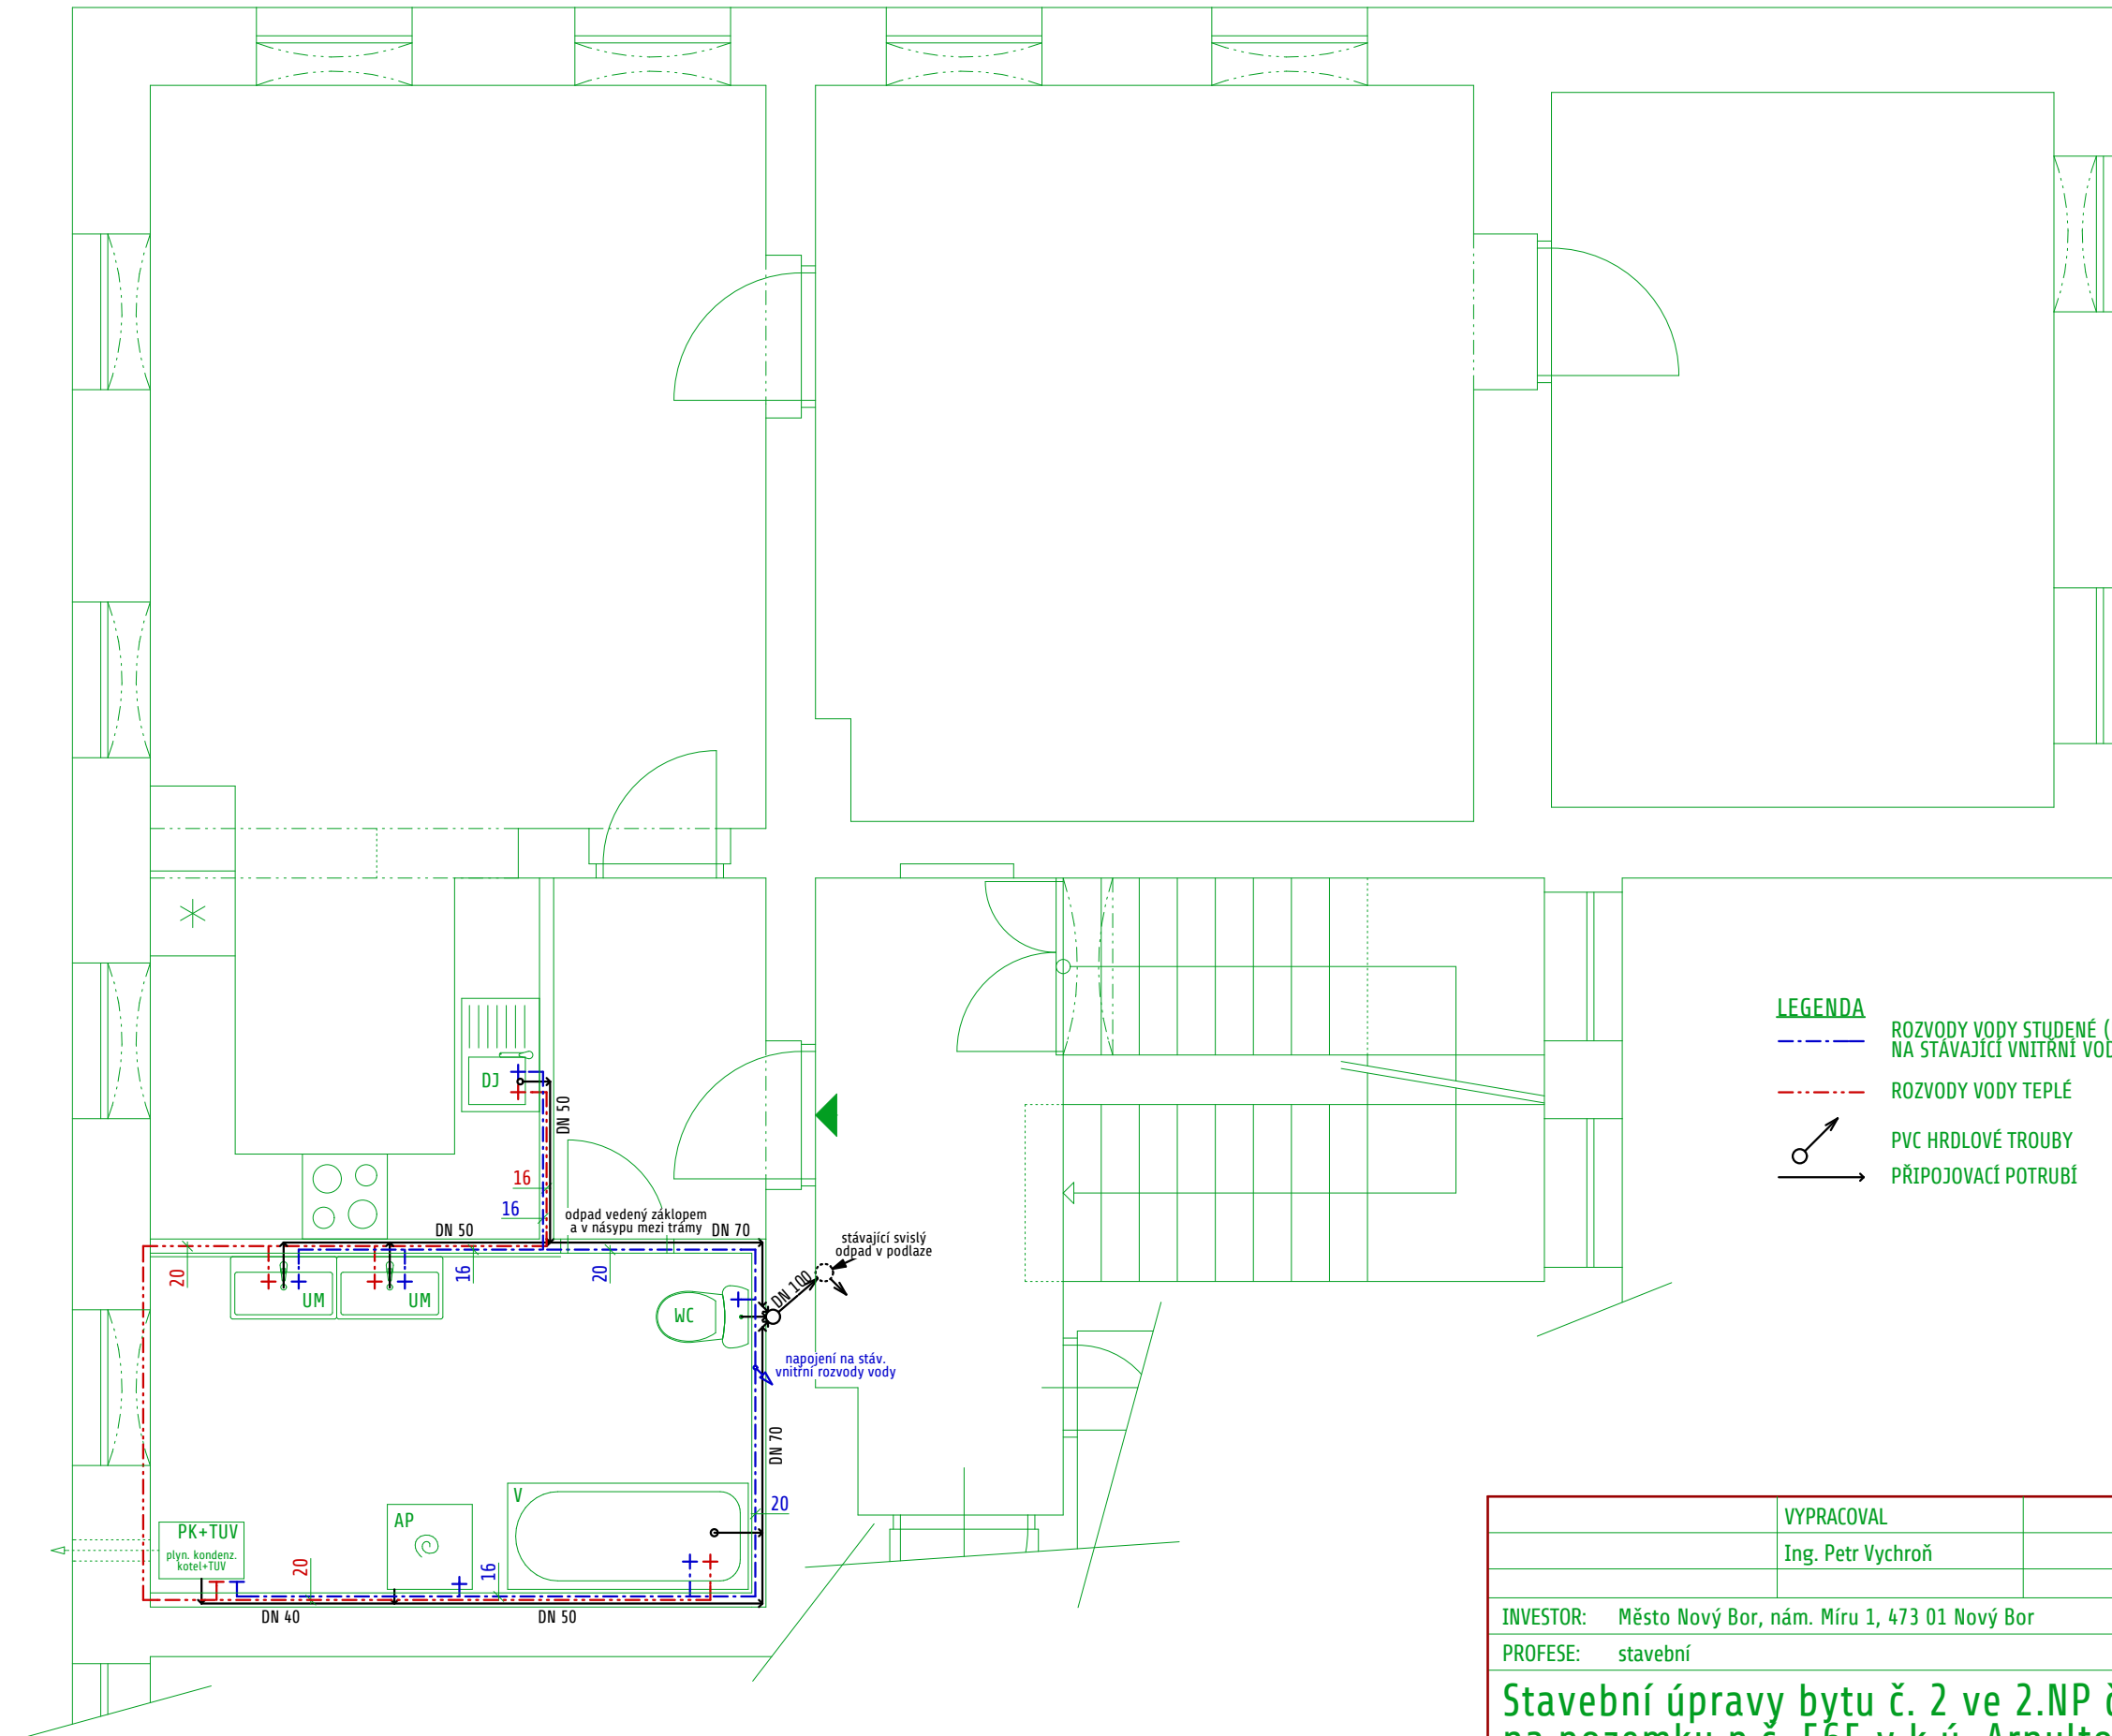

- LEGENDA**
- - - ROZVODY VODY STUDENÉ (NAPOJENÉ NA STÁVAJÍCÍ VNITRNÍ VODOVOD)
 - - - ROZVODY VODY TEPLÉ
 - PVC HRDLOVÉ TROUBY
 - PŘIPOJOVACÍ POTRUBÍ

	VYPRACOVAL			
	Ing. Petr Vychroň			
INVESTOR:	Město Nový Bor, nám. Míru 1, 473 01 Nový Bor			
PROFESE:	stavební			
Stavební úpravy bytu č. 2 ve 2.NP č.p. 227 na pozemku p.č. 565 v k.ú. Arnultovice u Nového Boru			FORMÁT	A3
			DATUM	07/2016
			STUPEŇ	PD
			Č. ZAKÁZKY	015/2016
PŮDORYS 2.NP (byt č. 2) - ZDRAVOTNÍ INSTALACE			MĚŘÍTKO	Č. VÝKRESU
			1:50	D.ZTI1