


PŮDORYS 1.PP

1:50

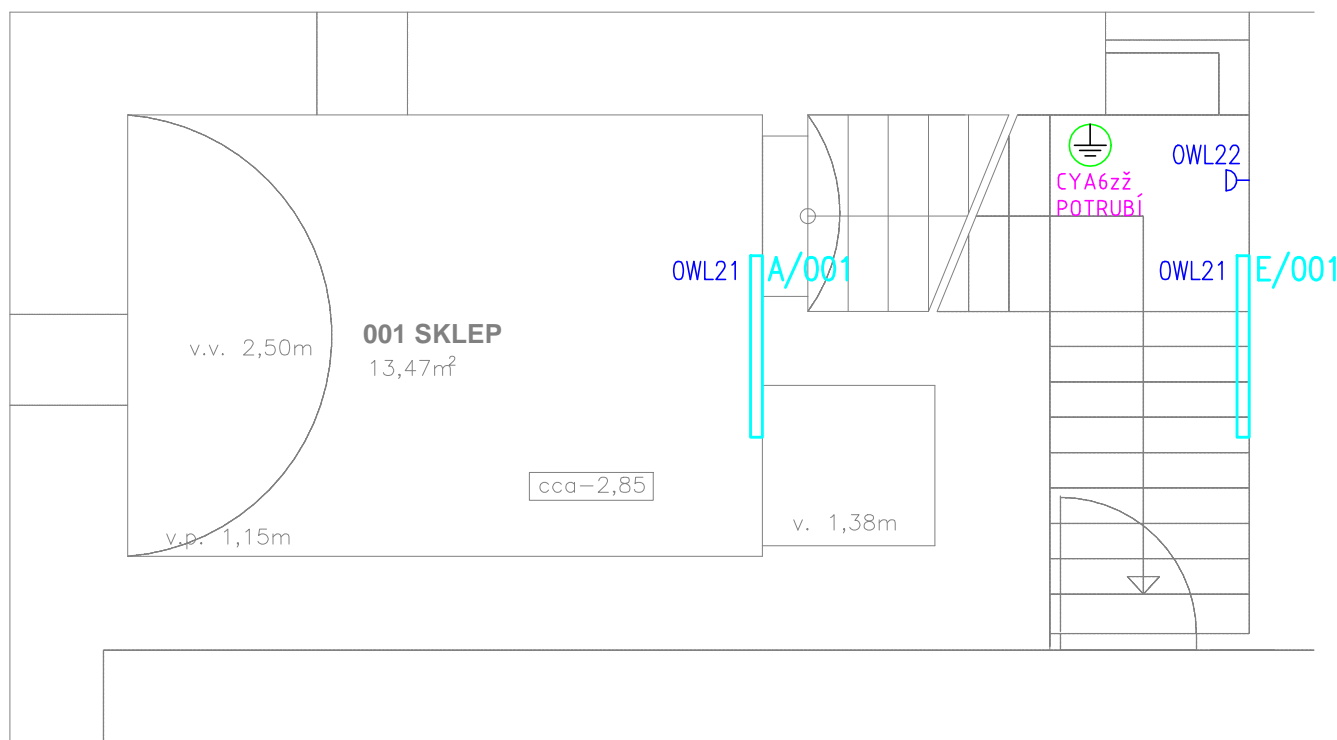

LEGENDA SVÍTIDEL APLED - SKLEP


| OZN. | KS | POPIS |
|------|----|--|
| A | 1 | Duster Basic 60W 6000lm IP65, přisazené svítidlo průmyslového typu |
| E | 1 | Duster Basic 40W 4000lm IP65, přisazené svítidlo průmyslového typu |

LEGENDA:

☐ - ZÁSUVKA JEDNONÁSOBNÁ, S OCHRANNÝM KOLÍKEM 16A, 250V, ABB VARIANT+ BÍLÁ

PROVOZNÍ NAPĚTÍ: 3/N/PE AC 400/230V/TN-C-S
 OCHRANA PŘED NEBEZPEČNÝM DOTYKOVÝM NAPĚTÍM: AUTOMATICKÝM
 ODPOJENÍM VADNÉ ČÁSTI OD ZDROJE V SÍTÍCH TN, ZVÝŠENÁ POSPOJENÍM,
 PROUDOVÝMI CHRÁNIČI

DOKUMENTACE PRO PROVÁDĚNÍ STAVBY

| | | | | | | |
|---|--|----------------------------------|--|--|------------------|-------------|
| Zodpovědný projektant profese: Ing. Jelínek | | Vypracoval: Ing. Štekr | | <div></div> | | |
| Odběratel: Město Nový Bor, nám. Míru 1, 473 01 Nový Bor | | | | | | |
| Název akce: ZŠ praktická, nám. Míru č.p. 124, Nový Bor Rekonstrukce rozvodů silnoproudá elektrotechnika a elektronické komunikace | | | | Datum: | září 2020 | Číslo paré: |
| | | | | Účel dokumentace: | DPS | |
| | | | | Formát: | A4 | |
| | | | | Měřítko: | 1:50 | |
| Místo: Česká Lípa | | Kraj: Liberecký | | | | |
| Název přílohy: Elektroinstalace - 1.PP | | | | Číslo přílohy: E01 | | |