

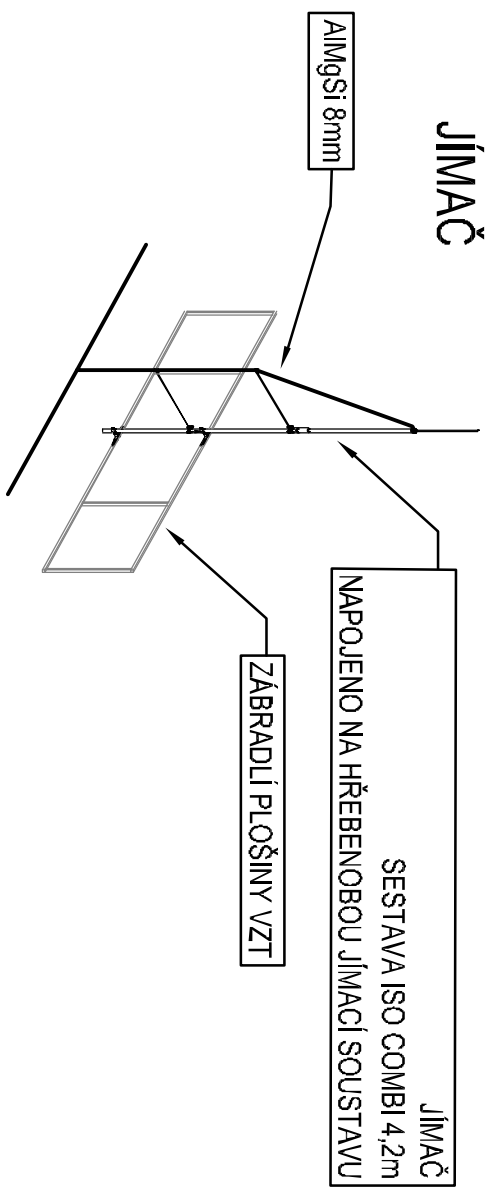


PŮDORYS STŘECHY

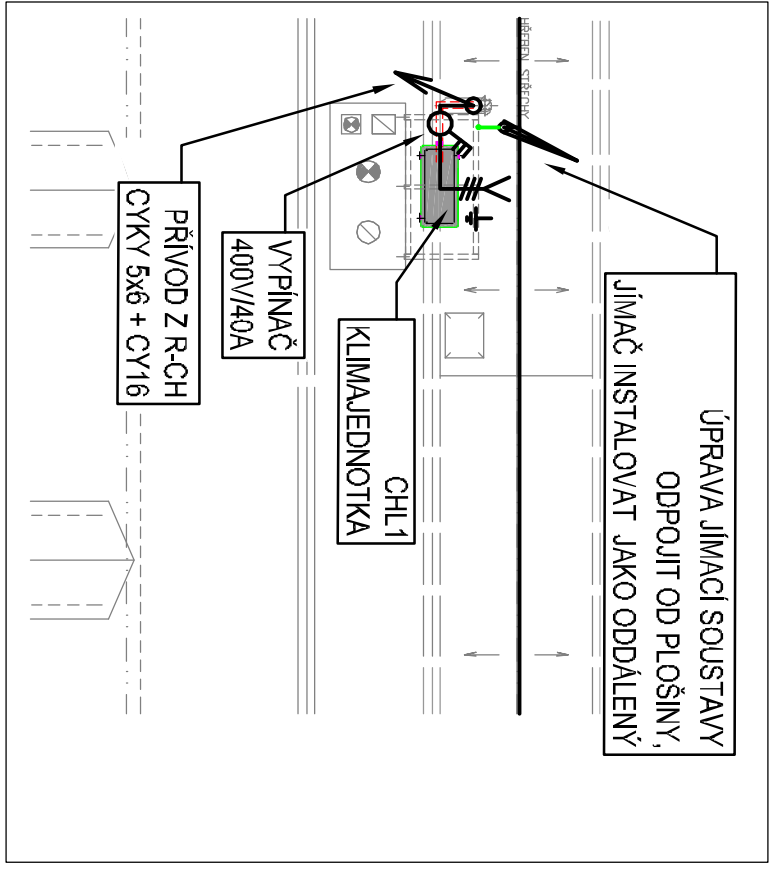

D.1.4-E - ELEKTROINSTALACE

Vypracoval:	Kontroloval:	Kreslil:	TECHNICKÁ ZÁŘEŽENÍ BUDOV
MARTIN MÜLLER		MARTIN MÜLLER	LIBEREC
Objednatel:	Město Nový Bor, náměstí Míru 1, 473 01 Nový Bor		U Besedy 414/8
Místo stavby:	nám. Míru 1, 473 01 Nový Bor		spol. s r.o.
Acce:	OCHLAZOVÁNÍ KANCELÁŘÍ MĚÚ A (4.NP)		tel:484 849 848; e-mail:sl@viny.cz
Část:	D.1.4-E - ELEKTROINSTALACE		Formát: A4x4
Výkres:	Půdorys podkroví (půda)		Datum: 08/2024
			Stupeň: DPS
			Měřítko: 1:100
			Číslo výkresu: E-03

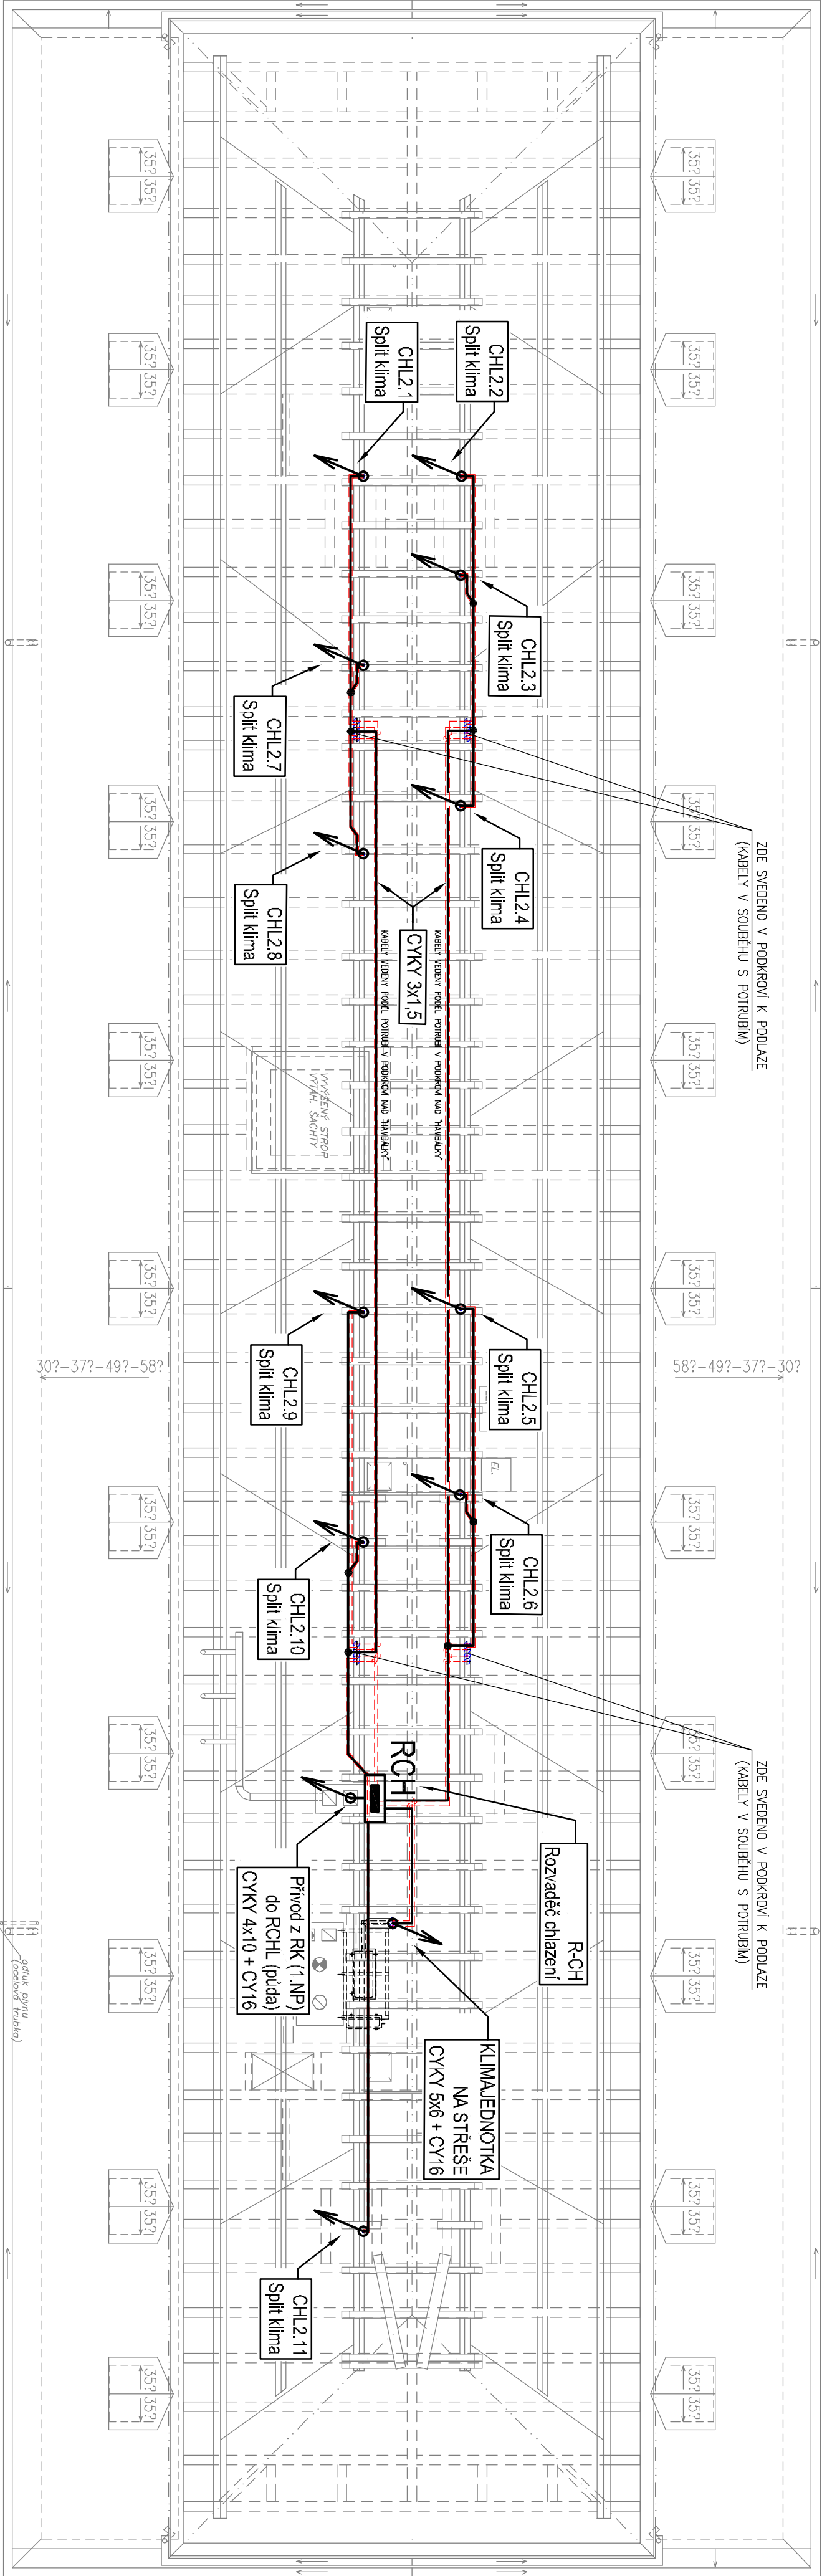

POZNÁMKA: Kabeľ budú uložené v tuchých inštaláciách plastových trúbkach
Napojení spiliů z rozvodných krabic pro povrchovou montáž na hořlavý povrch
Kabeľy budú vedené v souběhu potrubím pro rozvod chladicího média
Rozvaděč R-CH v provedení pro povrchovou montáž s krytím min IP44